



给排水	暖通	电气	结构	建筑	专业
给排水	暖通	电气	结构	建筑	专业
给排水	暖通	电气	结构	建筑	专业
给排水	暖通	电气	结构	建筑	专业

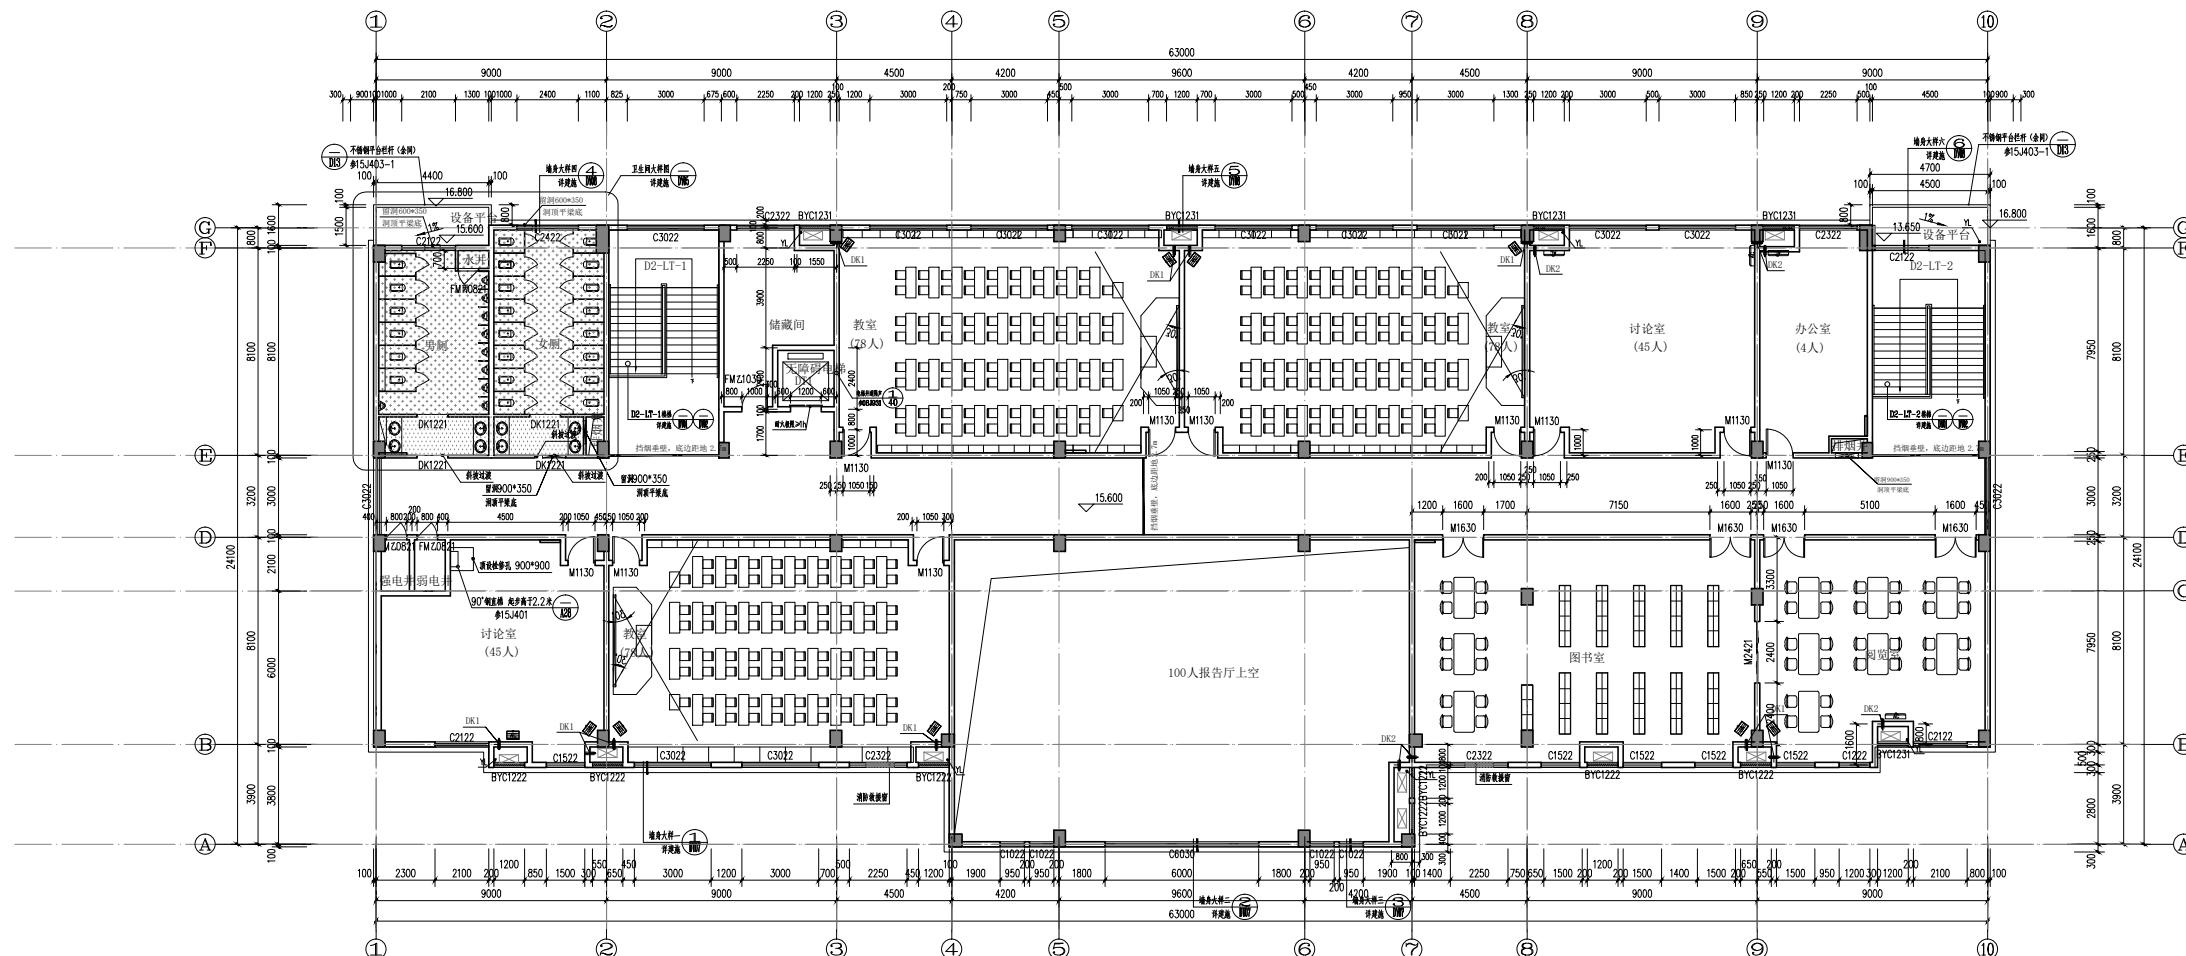

D-2#楼(党校教学综合楼) 五层平面图(变更前) 1:100

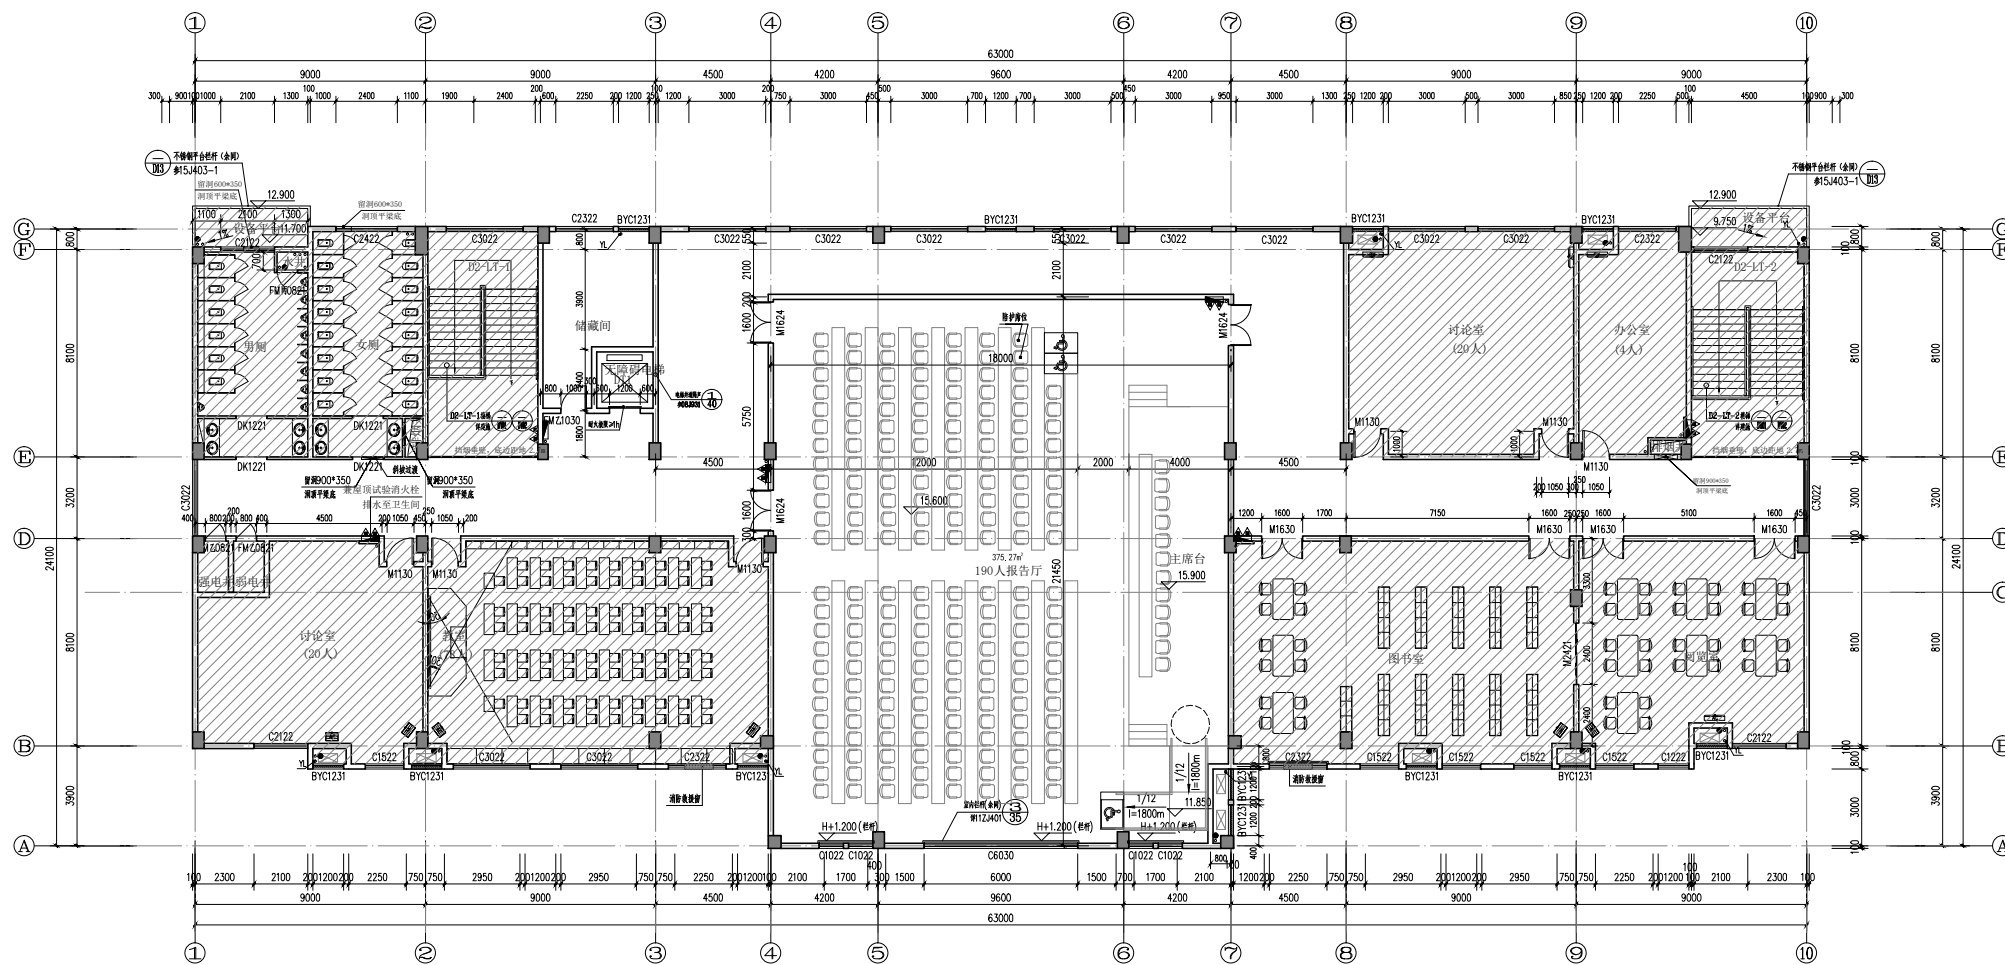

D-2#楼(党校教学综合楼) 五层平面图(变更后) 1:100




河南中原建筑设计集团有限公司  
HENAN ZHONGYUAN ARCHITECTURAL DESIGN GROUP CO., LTD.

设计证书编号: A143000700  
FIRST CLASS SERIAL NUMBER OF DESIGN CERTIFICATE: A43000700


建设单位	CLIENT
辰溪县建设局	
工程名称	PROJ. NAME
辰溪县三合一建设项目	
子项名称	SUB-ITEM
D-2#党校教学综合楼	
设计签字	SIGNATURE
项目经理	项目经理
孙楠	孙楠
设计总负责人	设计总负责人
孙楠	孙楠
专业负责人	专业负责人
孙楠	孙楠
设计	设计
孙楠	孙楠
制图	制图
孙楠	孙楠
校对	校对
孙楠	孙楠
审核	审核
孙楠	孙楠
审定	审定
周树瑞	周树瑞
注册人	注册人
孙楠	孙楠
出图盖章	STAMP
图纸名称	DRAWING TITLE
五层平面图	
工程代号	2019-AF023-12
图别	建筑修
版次	2.0
图号	005
日期	2023.05

本图需加盖本司出图章, 否则一律无效

给排水	暖通	结构	建筑	电气
给排水	暖通	结构	建筑	电气
给排水	暖通	结构	建筑	电气
给排水	暖通	结构	建筑	电气
给排水	暖通	结构	建筑	电气

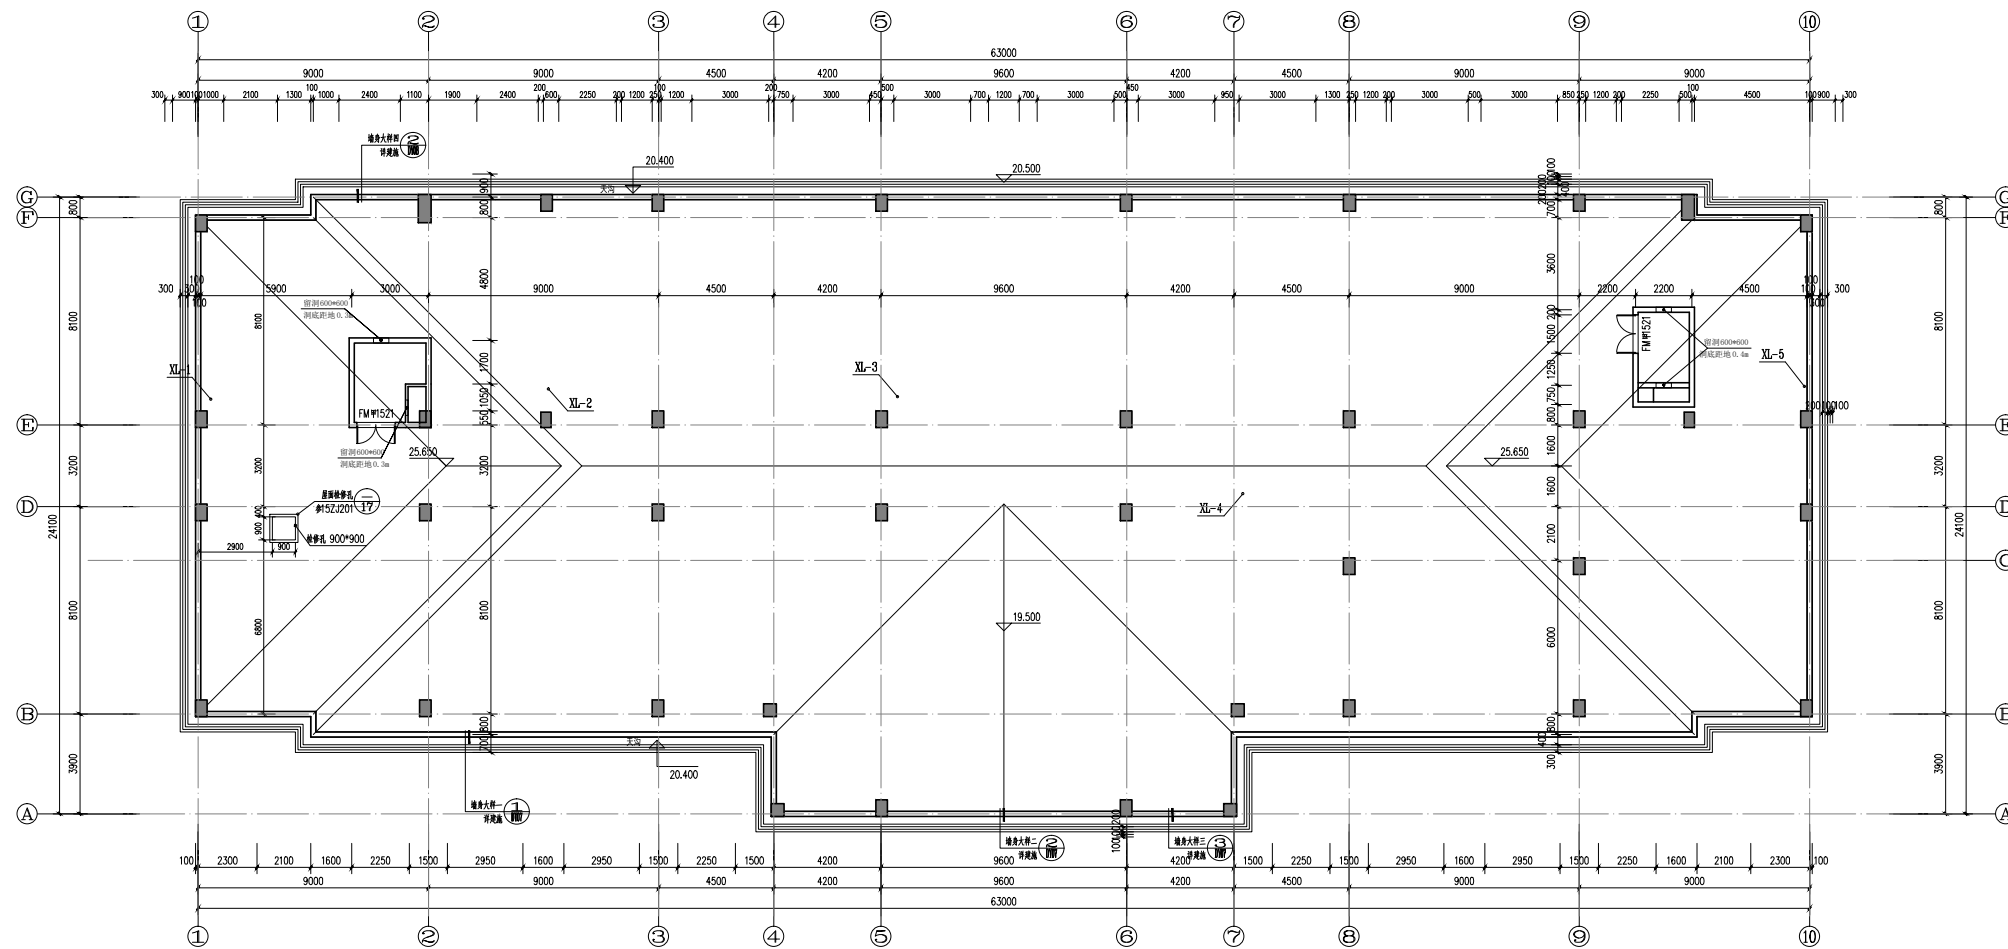

D-2#楼(党校教学综合楼) 闷顶层平面图 (变更前) 1:100

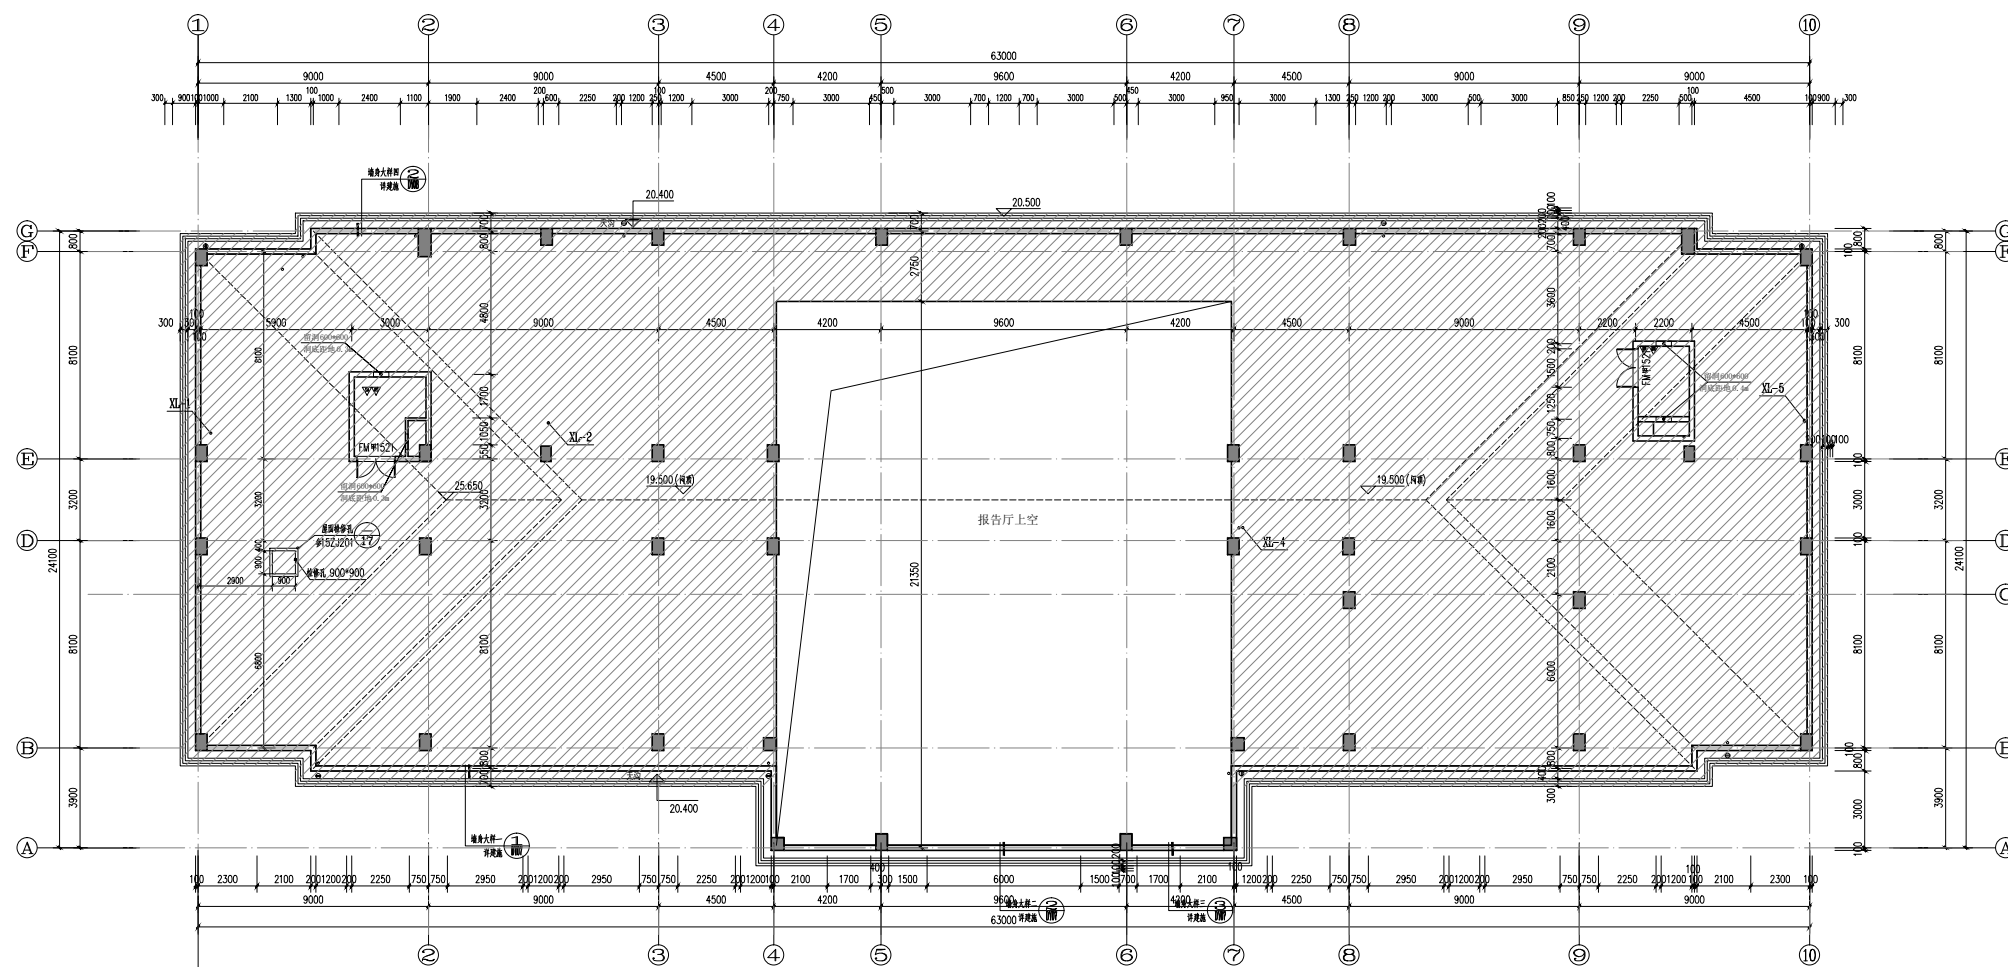

D-2#楼(党校教学综合楼) 闷顶层平面图 (变更后) 1:100



河南中原设计集团有限公司  
HENAN ZHONGYUAN DESIGN GROUP CO., LTD.

设计证书编号: A143000700  
FIRST CLASS SERIAL NUMBER OF DESIGN CERTIFICATE: A143000700

建设单位	CLIENT
辰溪县建设局	
工程名称	PROJ. NAME
辰溪县三合一建设项目	
子项名称	SUB-ITEM
D-2#党校教学综合楼	
设计签字	SIGNATURE
项目经理	肖雨
设计总负责人	孙楠
专业负责人	汤黎
设计	汤黎
制图	汤黎
校对	肖雨
审核	孙楠
审定	周树瑞
注册人	孙楠
出图盖章	STAMP
图纸名称	DRAWING TITLE
闷顶层平面图	
工程代号	2019-AF023-12
图别	建筑修
版次	2.0
图号	006
日期	2023.05

本图需加盖本司出图印章, 否则一律无效

给排水	暖通	电气	结构	建筑	总图
给排水	暖通	电气	结构	建筑	总图
给排水	暖通	电气	结构	建筑	总图
给排水	暖通	电气	结构	建筑	总图
给排水	暖通	电气	结构	建筑	总图
给排水	暖通	电气	结构	建筑	总图




湖南省建筑设计院股份有限公司  
HUNAN ARCHITECTURAL DESIGN INSTITUTE GROUP CO., LTD.


设计证书编号: A143000700  
FIRST CLASS SERIAL NUMBER OF DESIGN CERTIFICATE: A43000700

建设单位	CLIENT
辰溪县建设局	
工程名称	PROJ. NAME
辰溪县三校合一建设项目	
子项名称	SUB-ITEM
D-2#党校教学综合楼	
设计签字	SIGNATURE
项目经理	肖丽
设计总负责人	孙畅
专业负责人	汤黎
设计	汤黎
制图	汤黎
校对	肖丽
审核	孙畅
审定	周树瑞
注册人	孙畅
出图盖章	STAMP
图名	DRAWING TITLE
1-10轴立面图	
工程代号	2019-AF023-12
图别	建筑修
版次	2.0
图号	008
日期	2023.05

本图需加盖本司出图印章, 否则一律无效

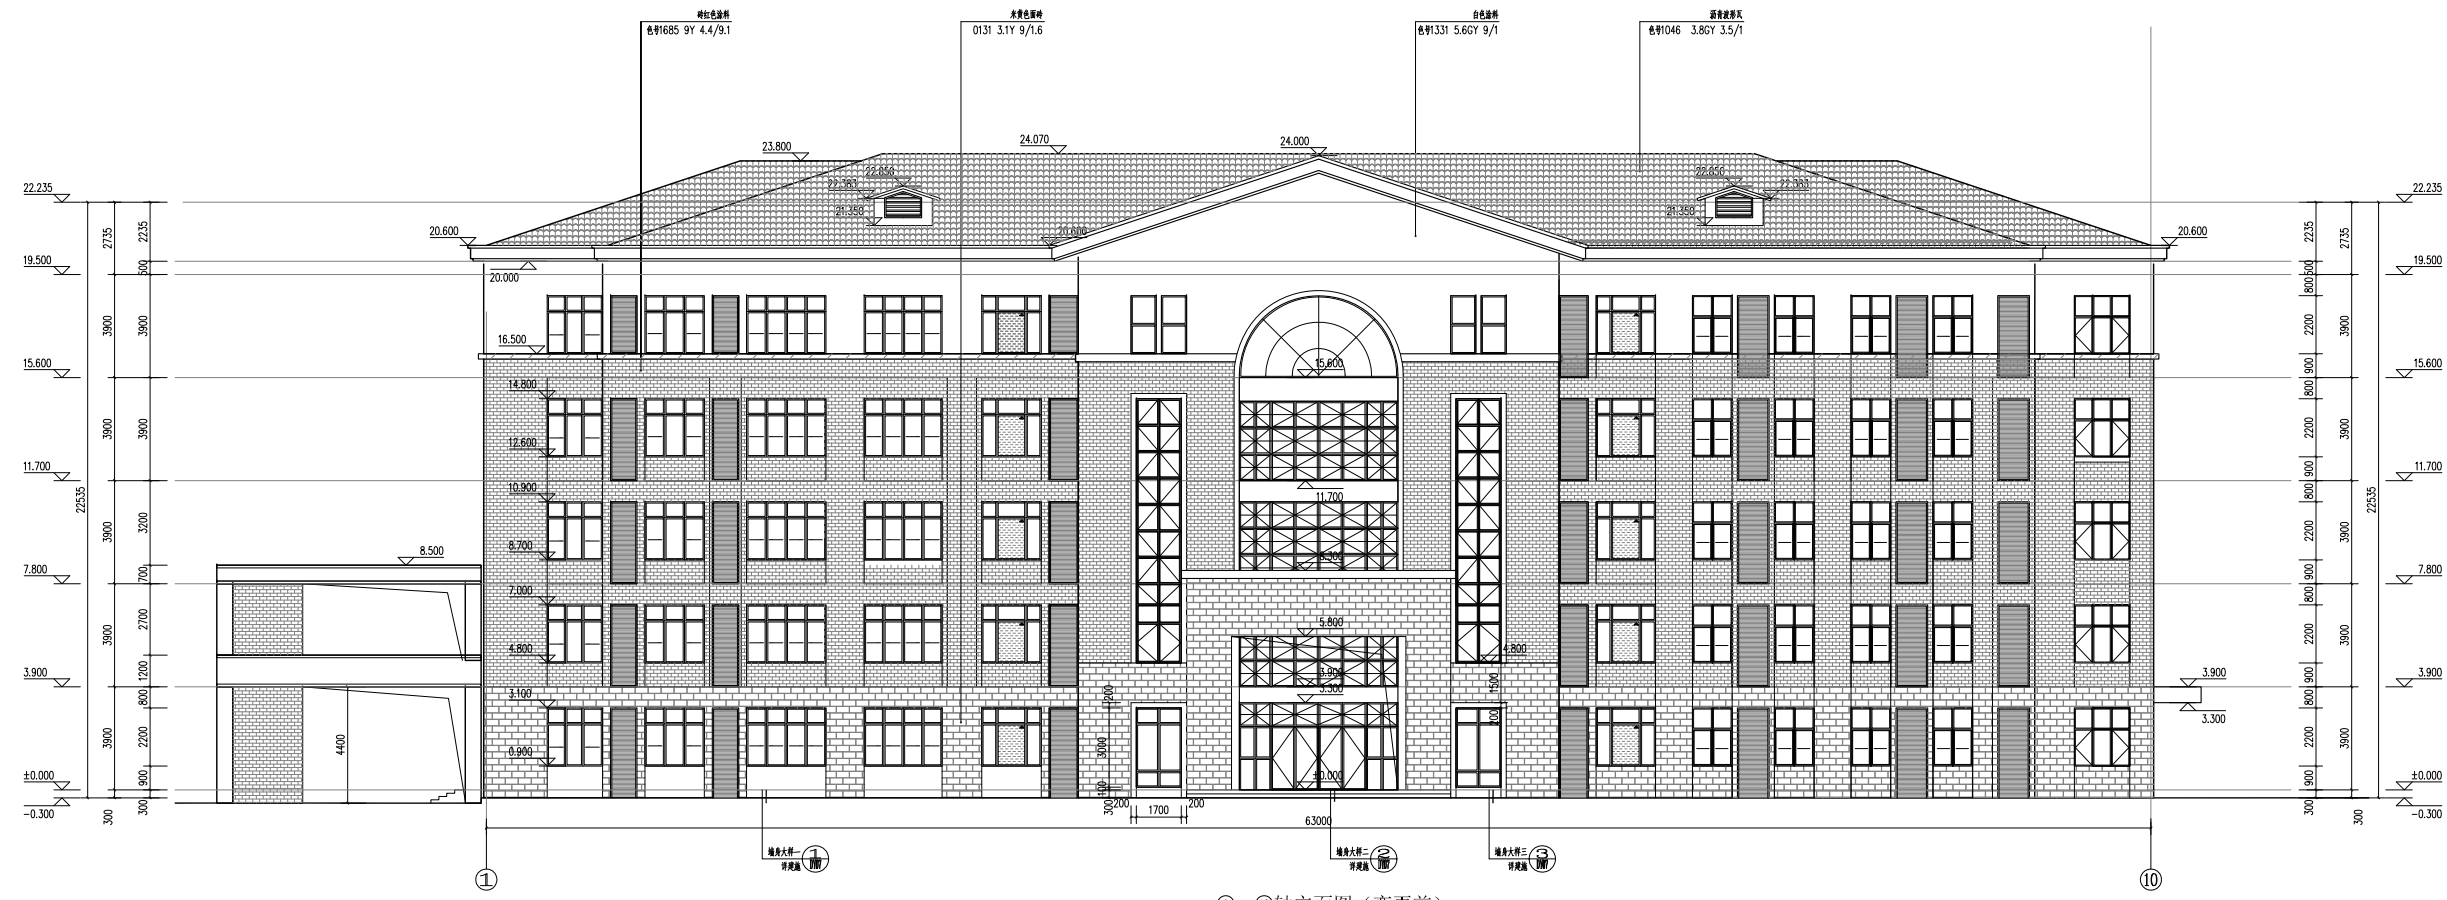

①-⑩轴立面图 (变更前) 1:100

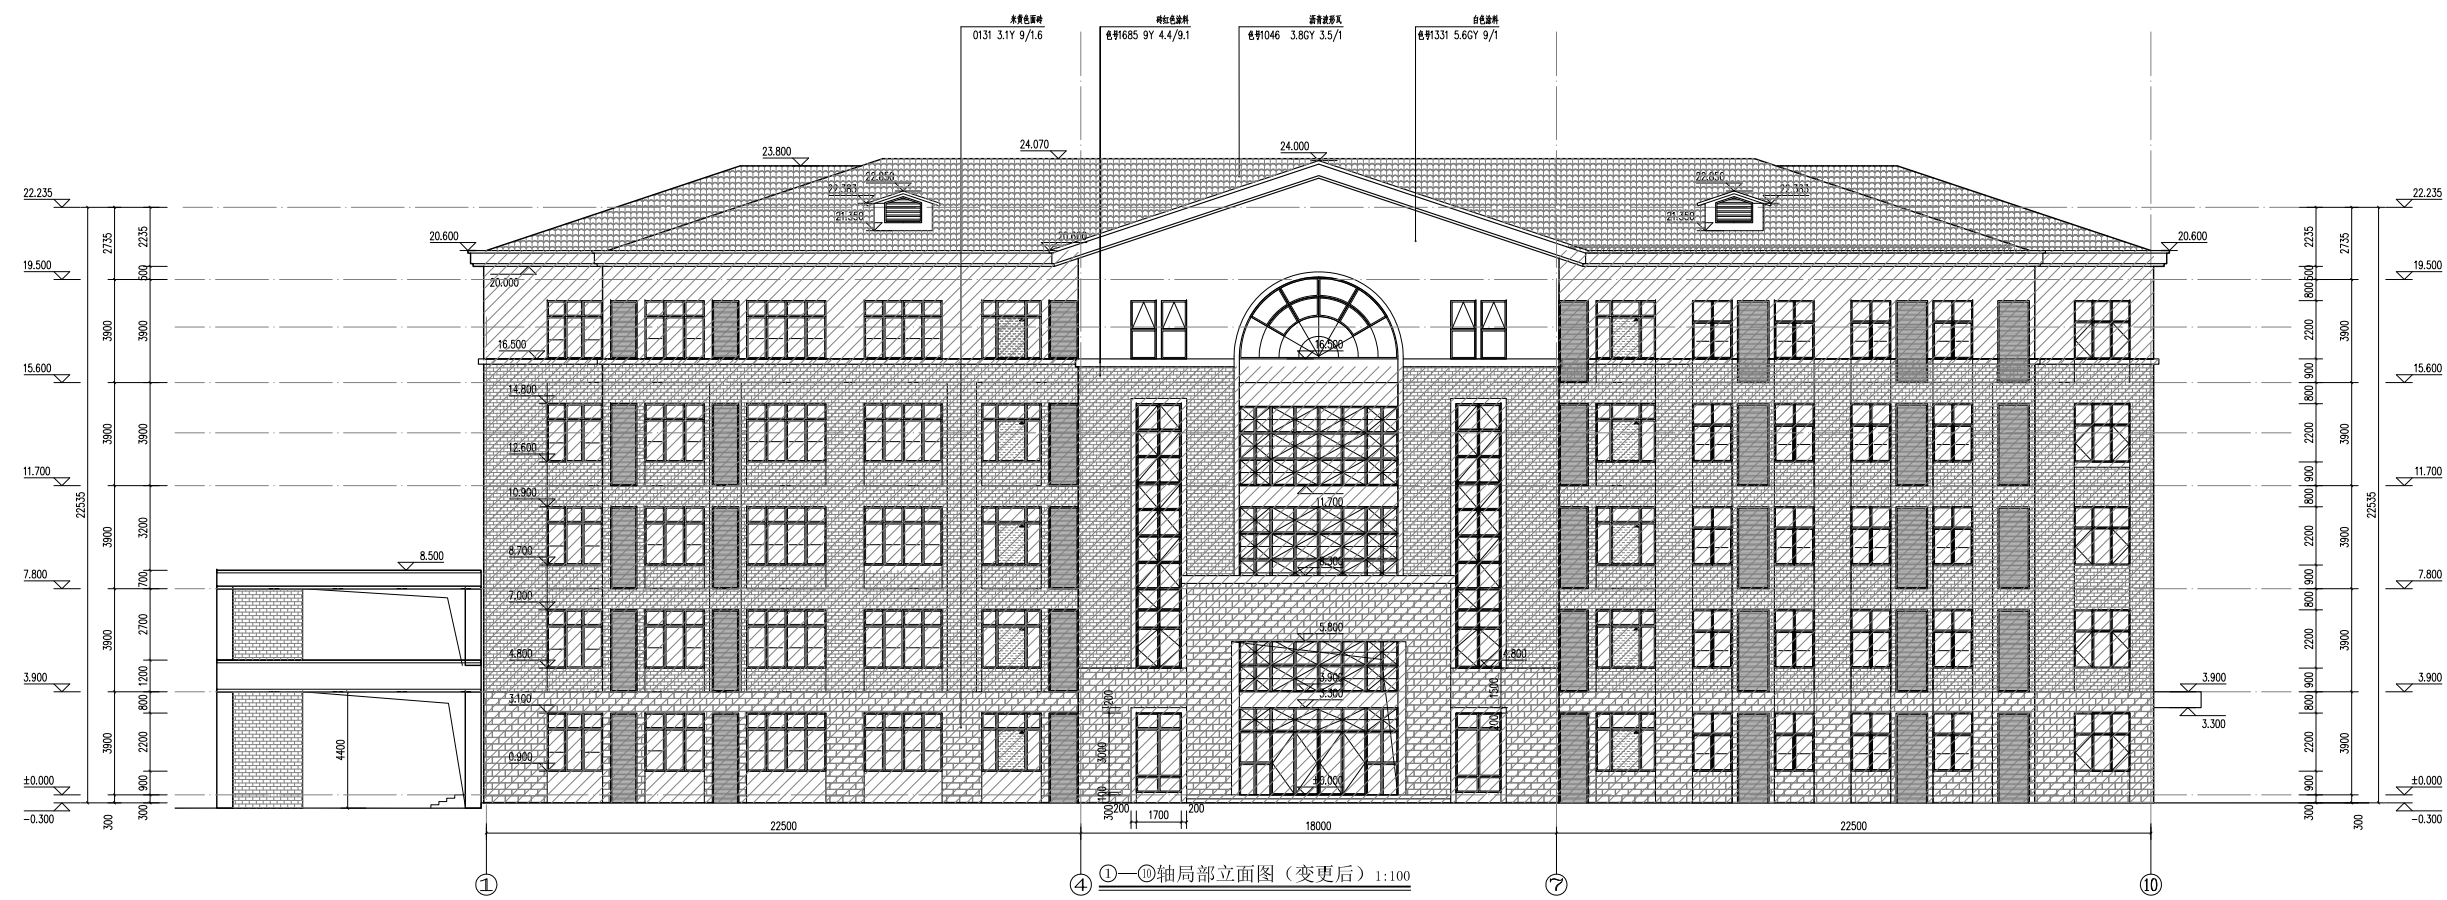

①-⑩轴局部立面图 (变更后) 1:100

填充区域为原设计, 非本次变更范围。



